


SCHEMAT ZESTAWU WODOMIERZOWEGO
skala 1:50

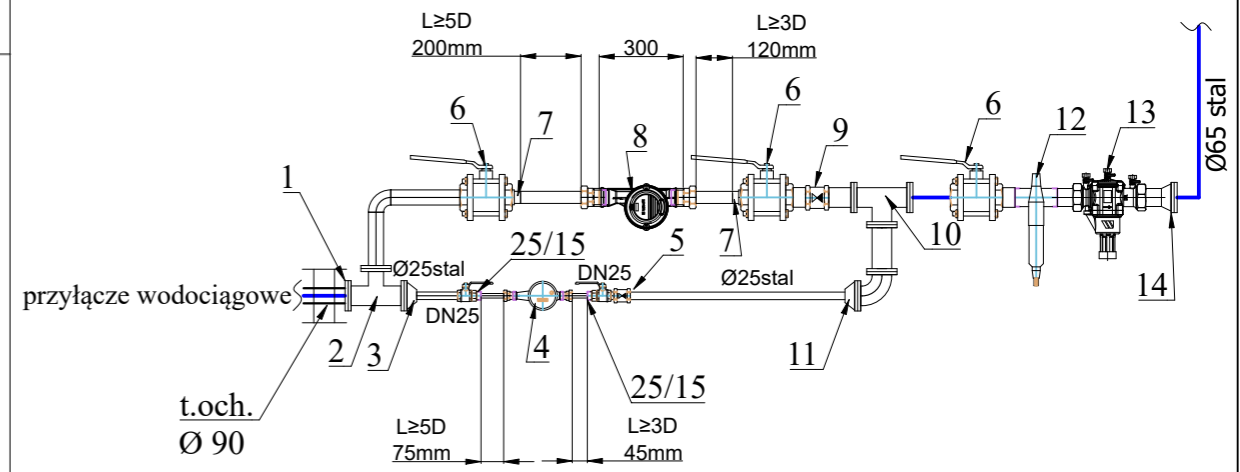

- OZNACZENIA:**
- 1- Połączenie kołnierzowe do rur PE DN65
 - 2- Trójnik kołnierzowy redukcyjny DN 65/50
 - 3- Kołnierz gwintowany DN 65/25 firmy HAWLE (l=32mm)
 - 4- Wodomierz Flodis DN 15 (l=165mm), firmy ITRON
 - 5- Zawór zwrotny DN 25
 - 6- Zawór kulowy gwintowany DN 50 l=173mm
 - 7- Redukcja stalowa DN 50/40
 - 8- Wodomierz FLOSTAR DN 40 (wersja gwintowana), l=300mm, firmy ITRON
 - 9- Zawór zwrotny DN50
 - 10- Trójnik kołnierzowy DN 50/50
 - 11- Kołnierz gwintowany DN 50/25 firmy HAWLE (l=32mm)
 - 12- Filtr do wody z płukaniem wstecznym typ F76S, DN 50, firmy RESIDEO (dawniej Honeywell)
 - 13- Zawór zwrotny antyskażeniowy typ BA 295, DN 50, firmy RESIDEO (dawniej Honeywell)
 - 14- Kołnierz gwintowany DN 65/50 firmy HAWLE (l=32mm)
 - 15- Zestaw Hydro Solo -E CRE 5-4 firmy Grundfos
 - 16- elektromagnetyczny zawór pierwszeństwa z sygnalizatorem przepływu

Wymienione urządzenia w projekcie są podane jako przykładowe, można stosować urządzenia równoważne o identycznych parametrach

RZUT PIWNICY (fragment)

Pracownia Projektowa mgr inż. M.Syryca ul. E. Szelburg - Zarembiny 10, 78-100 Kołobrzeg	Faza P.T.
TEMAT: Przyłącze wodociągowe wraz z modernizacją instalacji wodociągowej	
OBIEKT: Przyłącze wodociągowe dla istniejącego budynku "Domu Pomocy Społecznej we Włoszycborzu" obręb Piotrowice 0035, działki: 191/8, 191/25, 192/29, Jednostka ewidencyjna: Dygowo 320802_2	
INWESTOR: DOM POMOCY SPOŁECZNEJ we Włoszycborzu Włoszycbórz 1, 78-114 Wrzosowo	
PROJEKTANT: mgr inż. Magdalena Syryca Upr. Nr UAN/N/7210/81/90 Specjalność: instalacyjno-inżynierska w zakresie sieci i instalacji sanitarnych	
OPRACOWAŁA: mgr inż. Dorota Kilińska - Dassow Upr. Nr ZAP/0231/PWBS/19 Specjalność: instalacyjno-inżynierska w zakresie sieci i instalacji sanitarnych	
Skala 1:50	Data: luty 2024
Nr rys. 3	